


Powiatowy Ośrodek Dokumentacji Geodezyjnej i Kartograficznej w Wołominie  
 Jednostka ewid. : Wołomin  
 Uład wsep. 2000 strda 7217, Kroszchatt 86  
 Nr zgłoszenia L. cz. 6640.2365.2015  
 KERC. 125-60015  
 Identyfikator roboty: #PSOL18652  
 Rodzaj pracy: A4, mapy zas., Wykonawca: Geometricus s.c. Marek Szczechura, Wojciech Fabiaak

**MAPA DO CELÓW PROJEKTOWYCH**  
 terenu położonego w gm. Wołomin, ul. 100-lecia, ul. ew. 272, obr. Zagospicenie 09

Dz.	6640.2365.2015
Wzrostowosc	Zagospicenie
Identyfikator	143412.5
Identyfikator ewidencyjny	Wołomin-obzar
Identyfikator katastralny	00181
Identyfikator geodezyjny	Zagospicenie 09
Identyfikator geodezyjny	1.500
Identyfikator geodezyjny	PUWIG 20007
Identyfikator geodezyjny	KC. 85
Identyfikator geodezyjny	07.04.2016
Identyfikator geodezyjny	Ne badano
Identyfikator geodezyjny	brak

Geometricus  
 ul. Wsola 10  
 05-200 Zagospicenie

opracowanie mapy

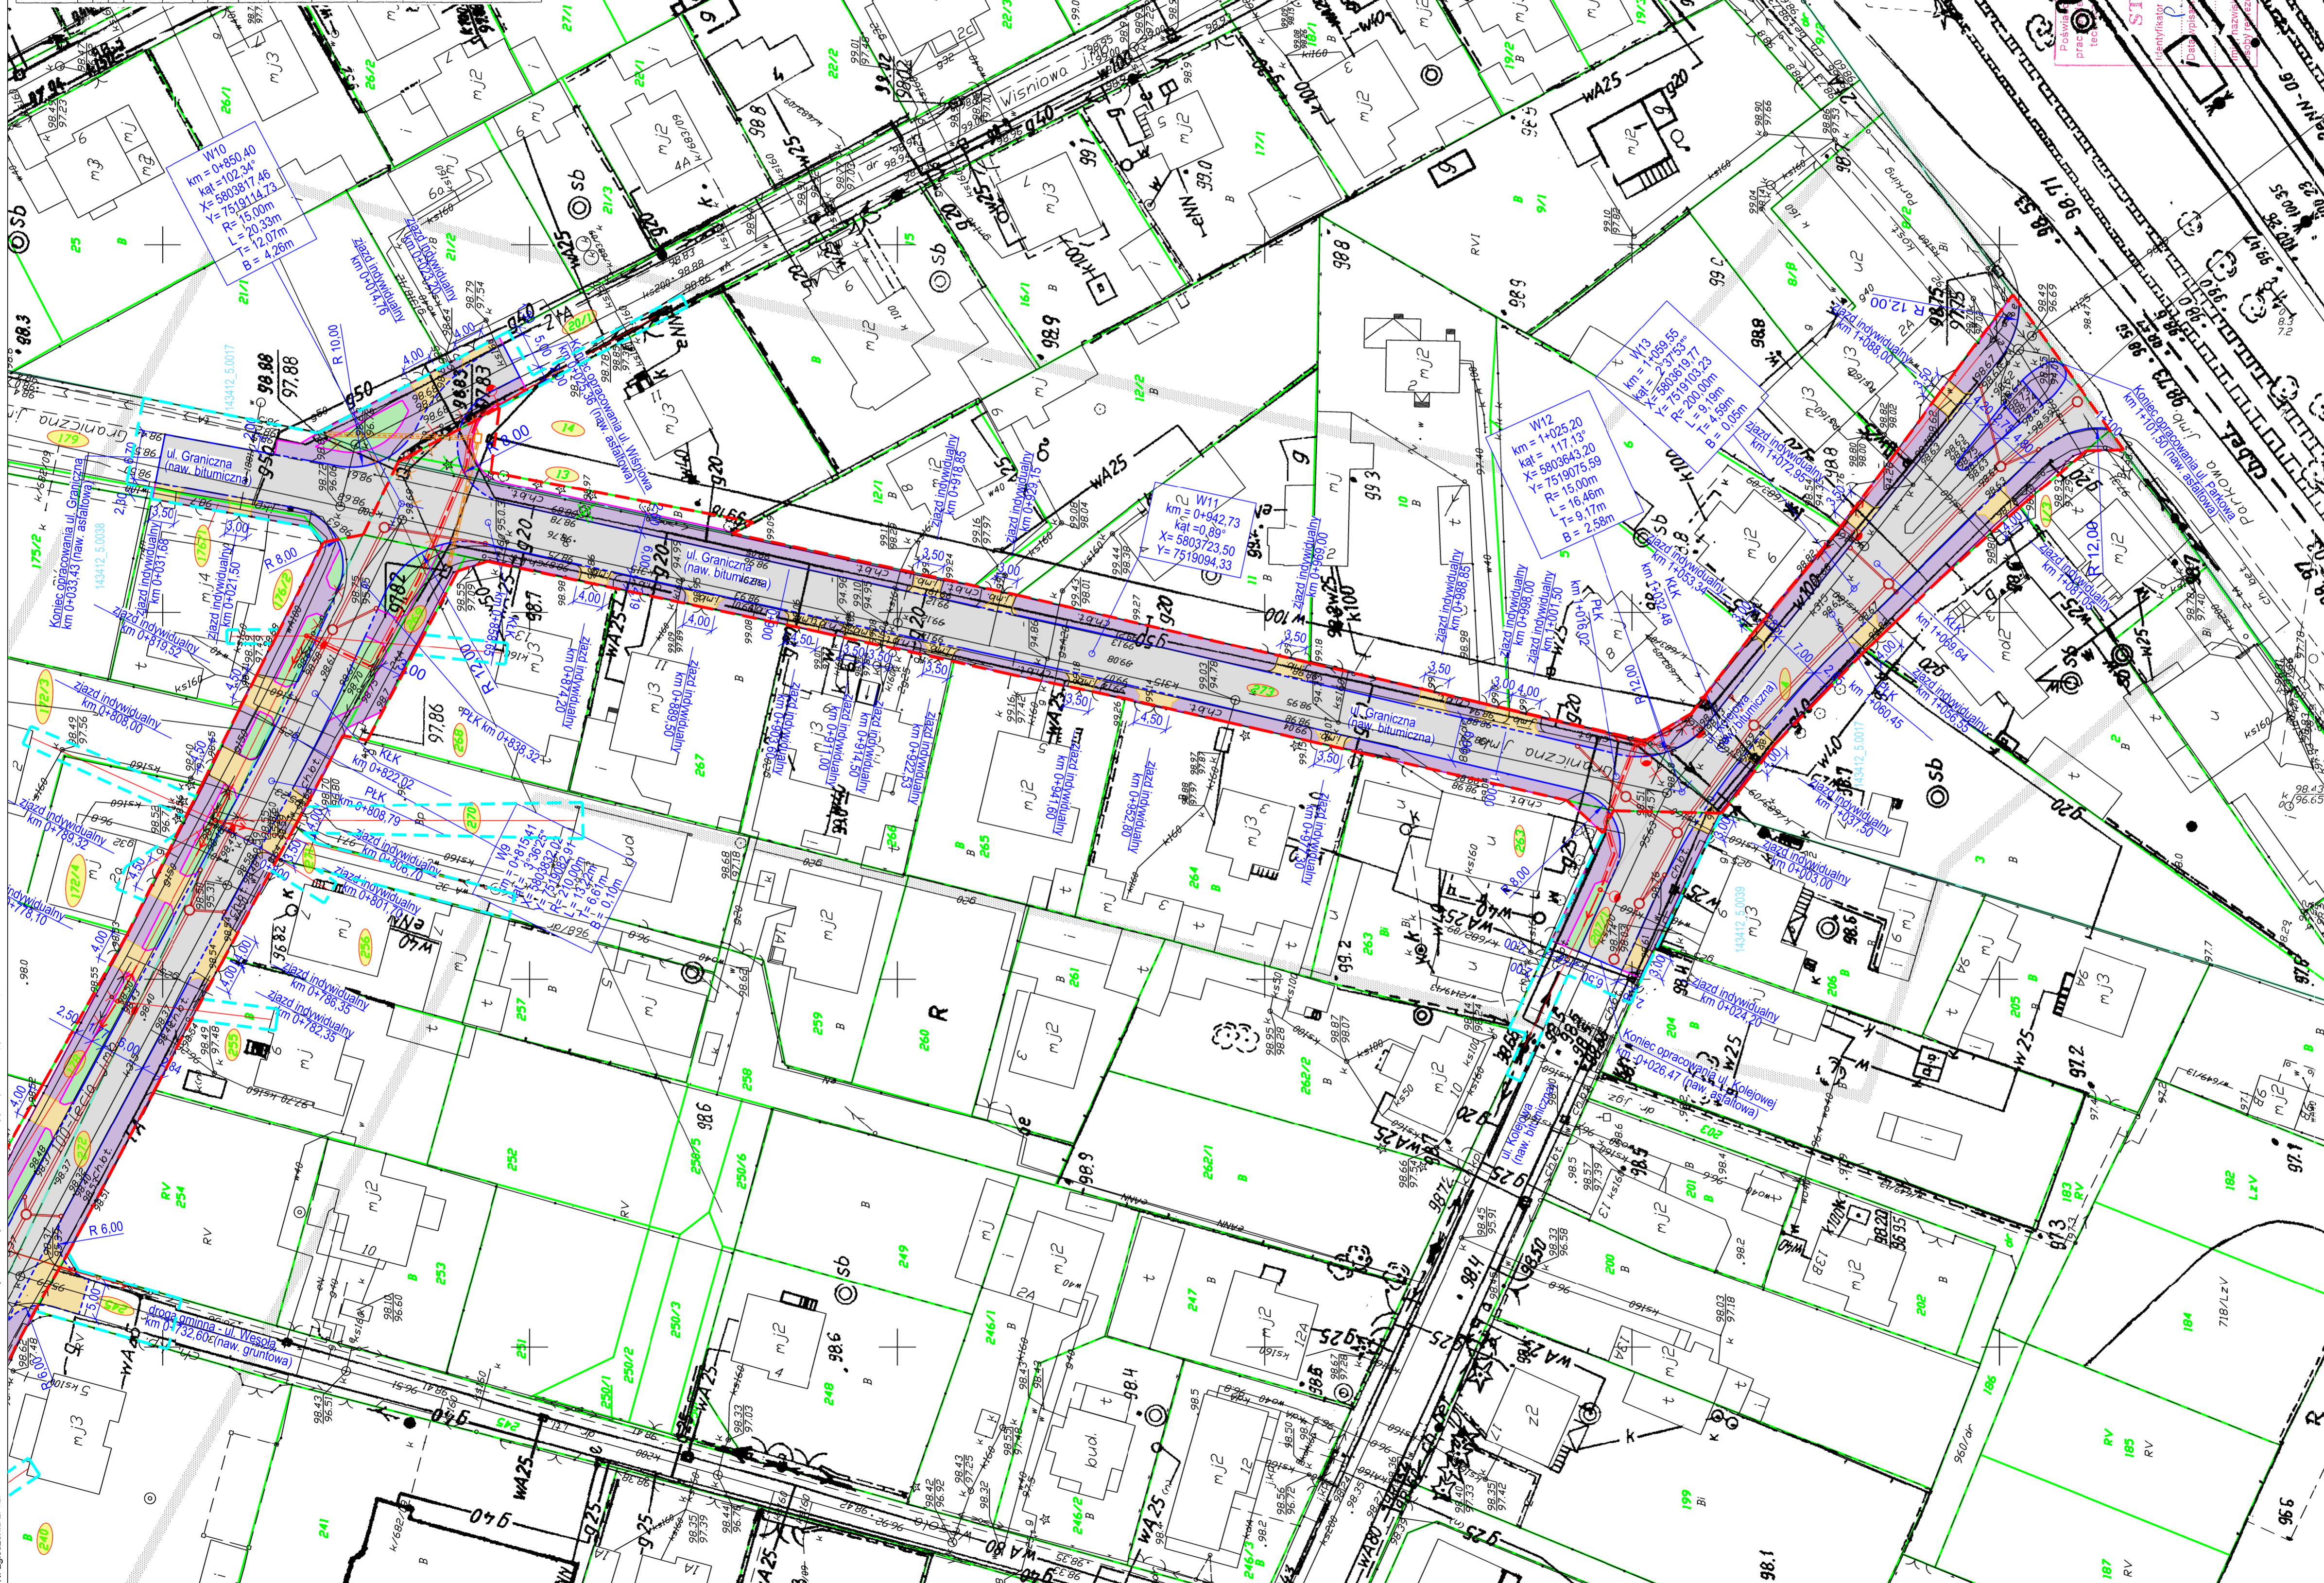

**LEGENDA:**

**BRANZA DROGOWA**

- granica aktualizacji mapy do celów projektowych
- proj. krawężnik betonowy 15x30
- proj. krawężnik betonowy obniżony 15x22
- proj. obrzeża chodnikowe 8x30
- proj. krawędź zjazdów
- istniejące granice działek
- ist. numer działki
- granica obrębów
- linia rozgraniczająca teren inwestycji
- linia rozgraniczająca teren podlegający ograniczeniu w korzystaniu z nieruchomości
- proj. nawierzchnia chodnika z kostki bruk. bet. gr. 6 cm
- proj. nawierzchnia zjazdów z kostki bruk. bet. gr. 8 cm
- proj. zielenie
- proj. nawierzchnia z betonu asfaltowego

**BRANZA KANALIZACYJNA**

- proj. kanał deszczowy PCV
- proj. studnie żelbetowe

**BRANZA TELETECHNICZNA**

- proj. trasa sieci telekomunikacyjnej (podziemna)
- proj. trasa sieci telekomunikacyjnej (napowietrzna)
- ist. sieci telekomunikacyjne do demontażu
- proj. rura osłonowa
- proj. słup telekomunikacyjny
- ist. słup telekomunikacyjny do demontażu
- proj. studnia kablowa telekomunikacyjna

**BRANZA ELEKTROENERGETYCZNA**

- proj. linia kablowa niskiego napięcia (podziemna)
- proj. rura osłonowa
- proj. linia kablowa niskiego napięcia (napowietrzna)
- proj. mufa kablowa
- ist. linia kablowa elektroenergetyczna do demontażu
- ist. słup oraz oprawa oświetleniowa do demontażu
- proj. słup elektroenergetyczny nr wraz z proj. oprawą oświetleniową

**BRANZA ZIELEN**

- ist. drzewa do wycinki

**INWESTOR:** ZARZĄD POWIATU WOŁOMIŃSKIEGO  
 ul. Prądzyńskiego 3  
 05-206 Wołomin

**JEDNOSTKA PROJEKTOWAŃ:** Biuro Projektów Drogowych  
 ul. Modlińska 6 lok. 103  
 03-216 Warszawa  
 tel. 506-426-742  
 e-mail: biuro@mpprojekt.pl

**NAZWA OBIEKTU BUDOWLANEGO:** ROZBUDOWA DROGI POWIATOWEJ NR 4312W NA ODCINKU OD DZIAŁKI EW. NR 2 OBRĘB DUCZKI - 01 DO RONDA W ZAGOSPICIENIU NA POŁĄCZENIU UL. 100-LECIA, PODMIEJSKIEJ, SZKOLNEJ woj. mazowieckie, powiat wołomiński, gm. Wołomin

**ADRES:**

**STADIUM:** PROJEKT BUDOWLANY

**BRANZA:** OPRAWIANIE WIELOBRANŻOWE

**TYTUŁ RYSUNKU:** Plan zagospodarowania terenu

**SKALA:** 1:500

STANOWISKO:	IMIE I NAZWISKO:	SPECIALNOŚĆ:	NR UPRAWNIENI:	PODPIS:
Projektant	mgr inż. Tomasz Mikołajuk	drogowa	LUB/017/POOD/12	
Sprawdzający	mgr inż. Michał Łazowski	drogowa	MAZ/0509/PBD/15	
Projektant	mgr inż. Sebastian Durda	instalacyjna	MAZ/0343/POOS/14	
Sprawdzający	mgr inż. Konrad Sułński	sieci kanalizacyjne	MAZ/0213/POOS/10	
Projektant	mgr inż. Norbert Wiśiek	sieci elektroenergetyczne	LUB/0017/POOD/12	
Sprawdzający	mgr inż. Dominik Plesik	instalacyjna	POM/0184/POOE/14	
Projektant	inż. Jacek Szymczak	telekomunikacyjna	0581/07/U	
Sprawdzający	inż. Petr Steiner	telekomunikacyjna	3432/05/U/C	

**DATA:** Listopad 2016

**NR RYSUNKU:** 2.3